


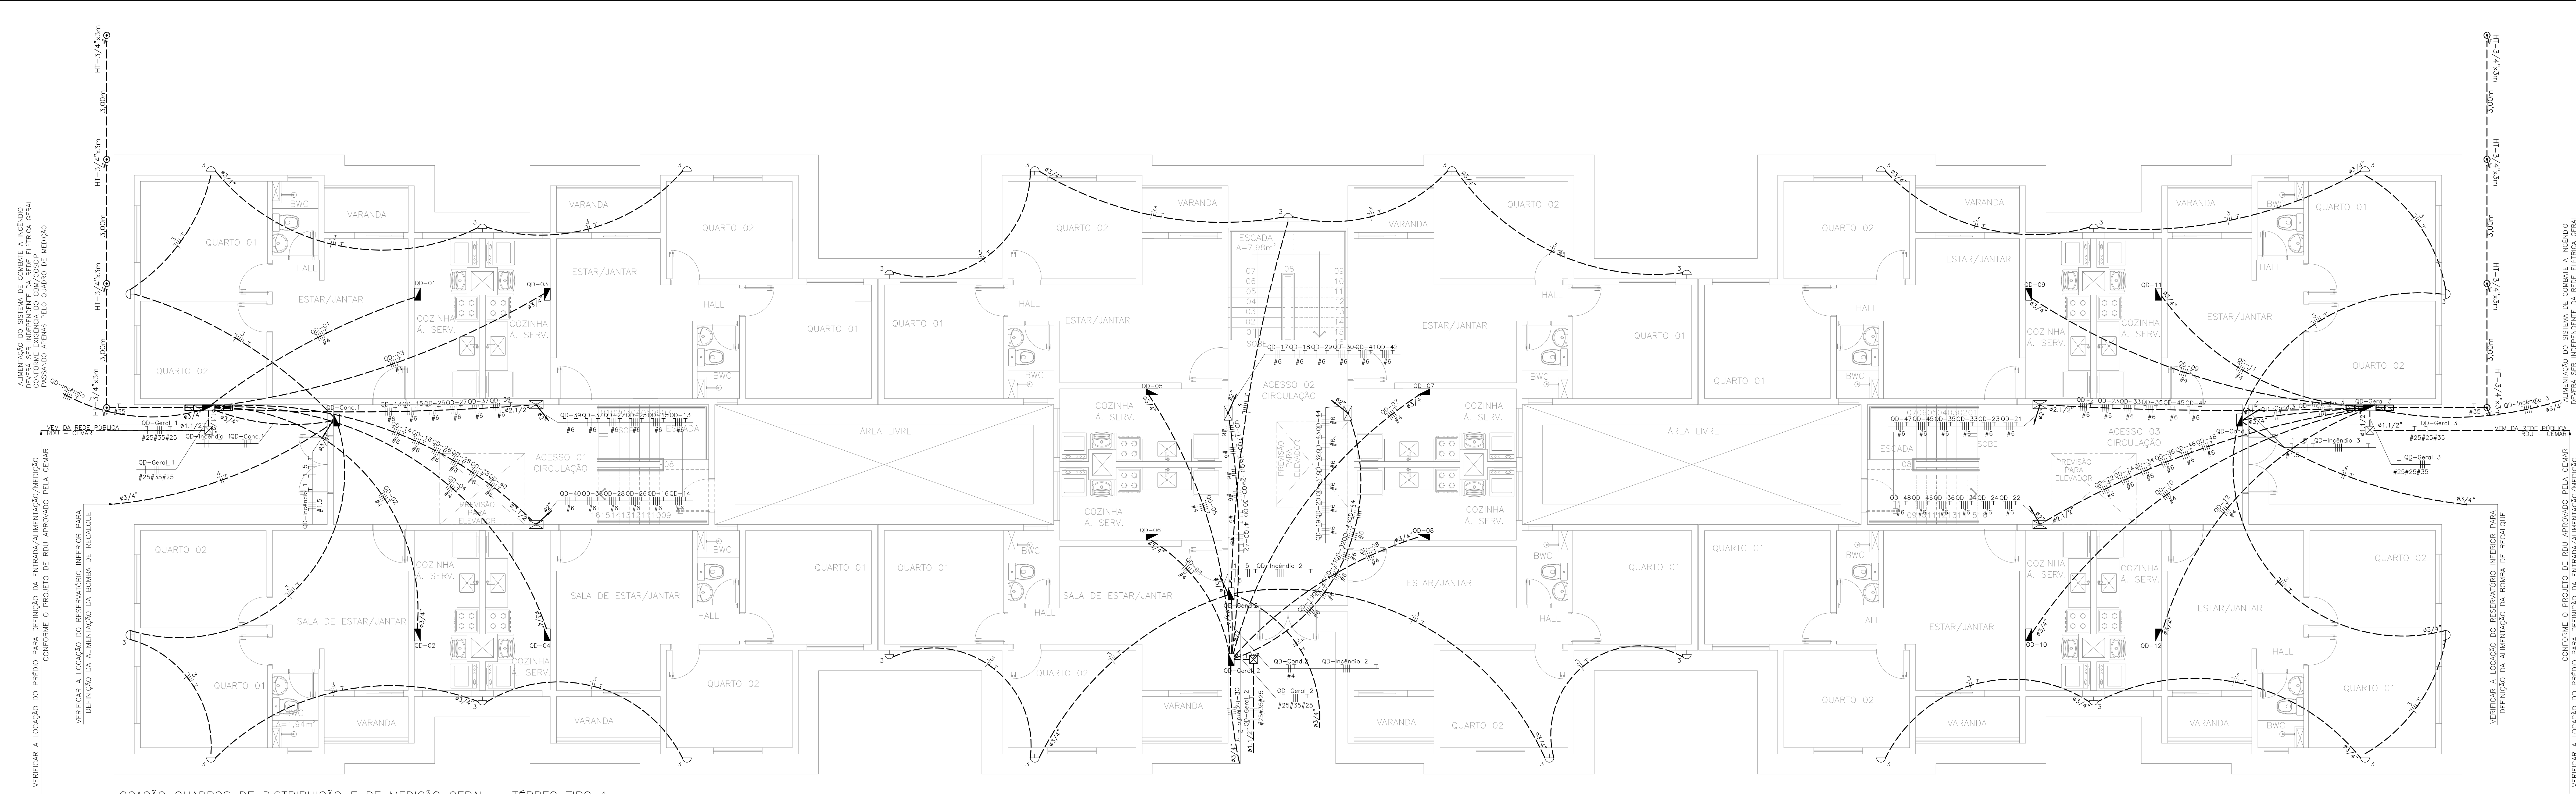

LOCAÇÃO QUADROS DE DISTRIBUIÇÃO E DE MEDIÇÃO GERAL – TÉRREO TIPO 1
ESCALA : 1/50

LEGENDA:

	— ARANDELA
	— CAIXA COM ATERRAMENTO 1 HASTE C/ TAMPA DE F.F.
	— CAIXA DE PASSAGEM
	— CAIXA DE PASSAGEM NO PISO
	— QUADRO GERAL DE LUZ E FORÇA
	— ELETRODUTO NO PISO
	— TUBO QUE SOBE (UNIFILAR)
	— NEUTRO, FASE, RETORNO, TERRA

- OBSERVAÇÕES:
- Eletrodutos não cotados 20mm (1/2").
 - Condutores não cotados 2,5mm².
 - Os condutores serão das seguintes cores:
 - Fase: Vermelho
 - Neutro: Azul
 - Terra: Verde
 - Retorno: Branco
 - Verificar circuitos no quadro de cargas e diagrama unifilar.
 - Todas as luminárias e tomadas serão aterradas.

Normas atendidas:
—NBR 5410/2004 – Instalações elétricas de baixa tensão.
—NORMA TÉCNICA CEMAR NT.31.004/13.09.2014-03 – Fornecimento de energia elétrica a edificações de múltiplas unidades consumidoras.

Q2	23	09	2025	REVISÃO CONFORME RELATÓRIO "AS BUILT"	ALDNEY	PAVÃO
Q1	23	03	2021	REVISÃO DE ARQUITETURA	RUAN	PAVÃO
Q0	23	09	2020	ENGENHO INICIAL	HEINER	PAVÃO
REV. Nº	DIA	MÊS	ANO	DESCRIÇÃO DAS REVISÕES	AUTOR	VERIFIC.
CLIENTE	GRUPO DIMENSÃO					
OBRA	CODOMÍNIO TORRES DO SOL RESIDENCE					
TÍTULO	PROJETO ELÉTRICO PAVIMENTO TÉRREO – PRÉDIO TIPO 1 LOCAÇÃO DE QUADROS DE DISTRIBUIÇÃO E QUADRO GERAL DE MEDIÇÃO ILUMINAÇÃO EXTERNA					
DESENHO:	1:50	DATA:	23/09/2020	RESPONSÁVEL TÉCNICO:	José R. Pavão Lopes	
PLANTAS:	1:50	VERIFICADO:	PAVÃO	Eng. GAB-096/M Reg. No.: N11033835-4	Associação Brasileira de Engenharia de Eletricidade (ABEE)	

DES. Nº

EL-01

REV. Nº 1

02

Nº 2020-01-01-002