


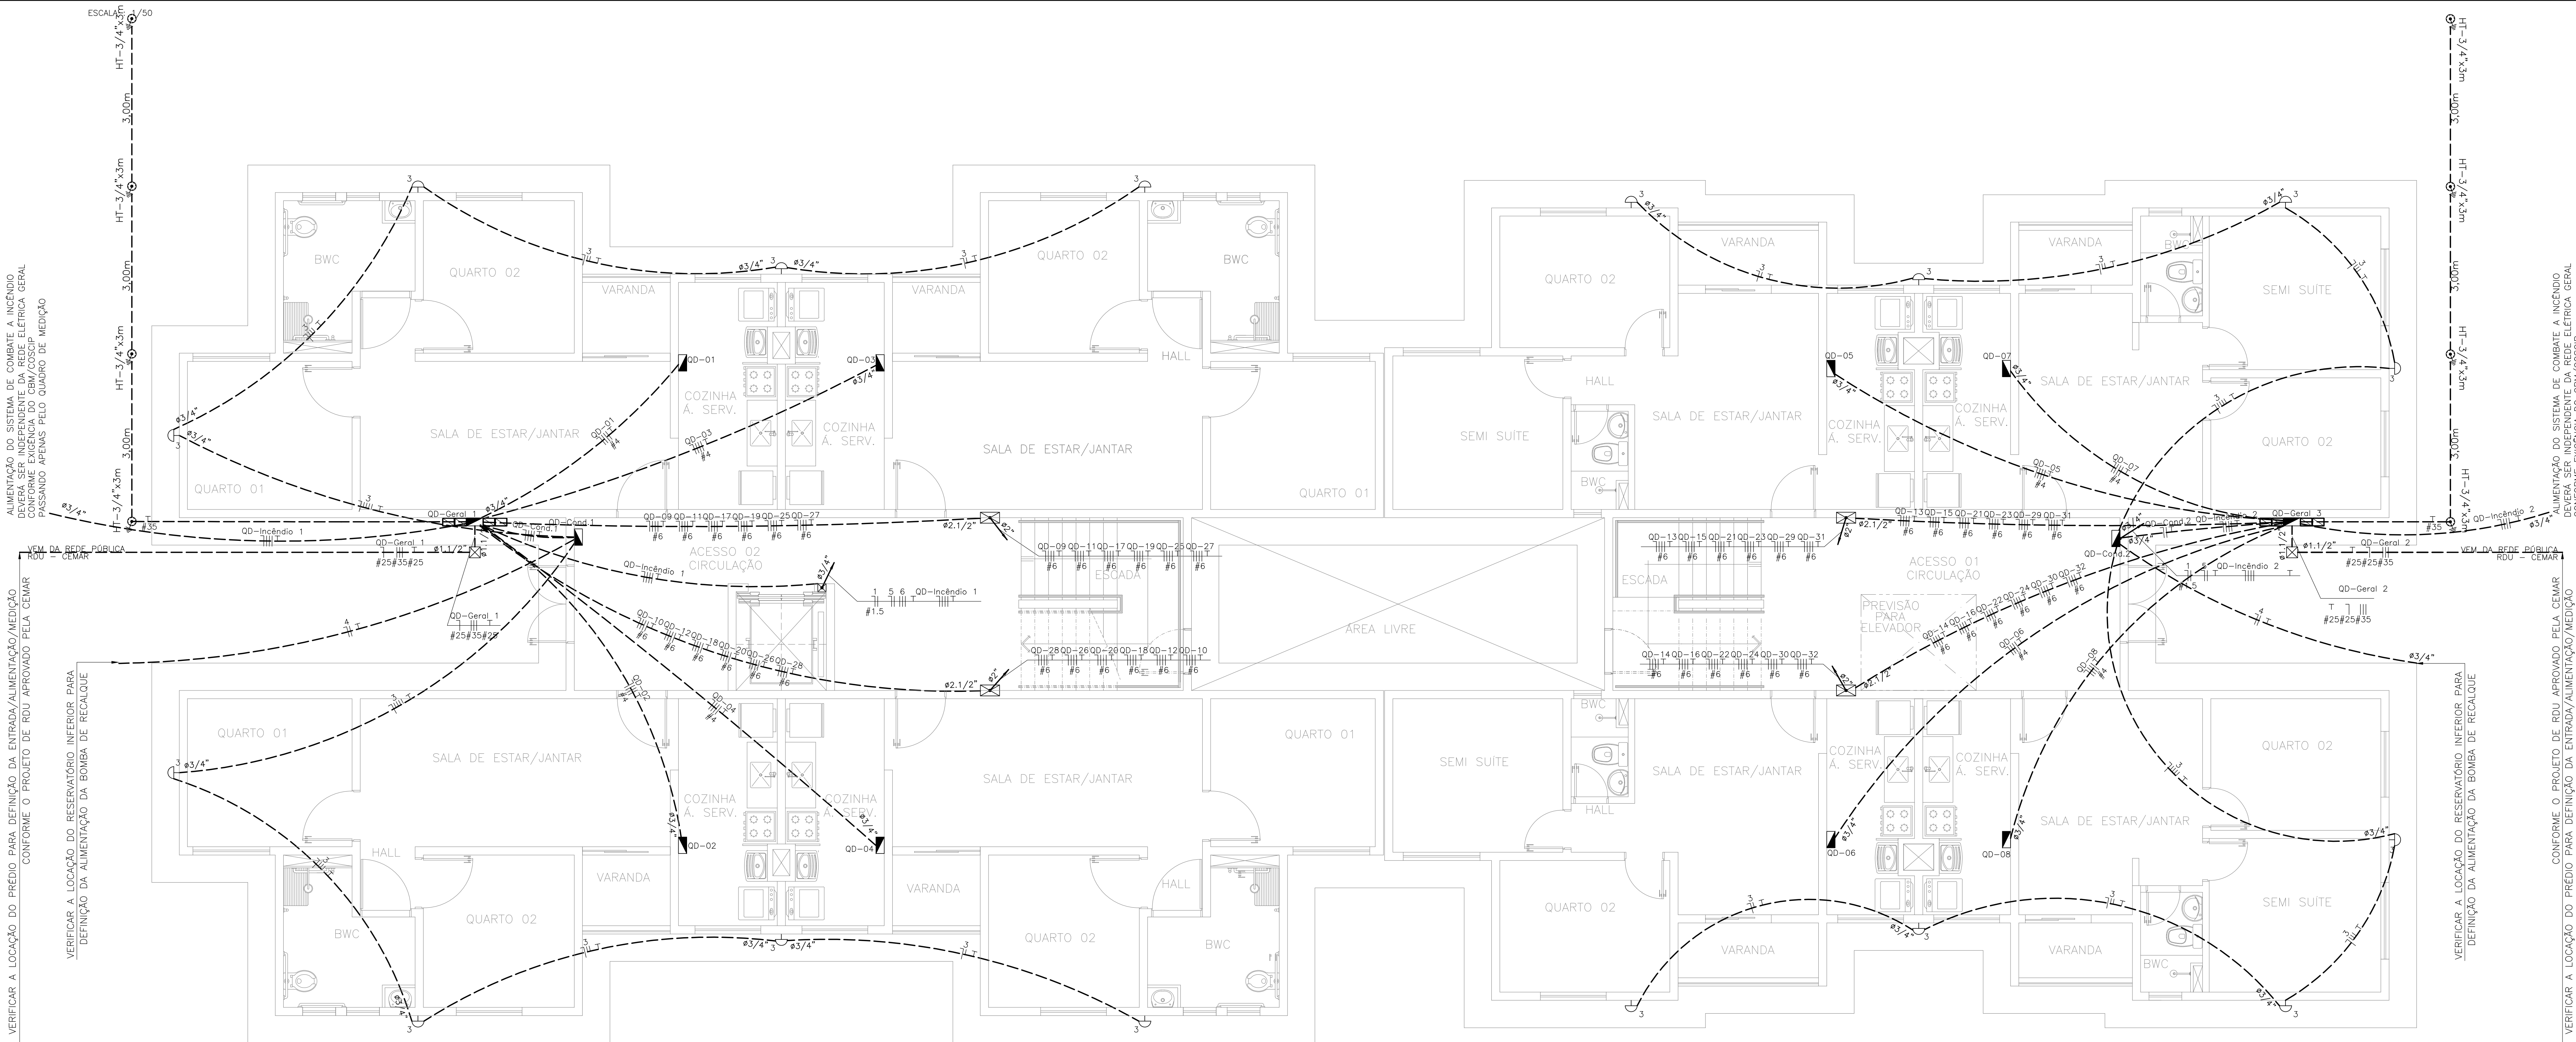

ALIMENTAÇÃO DO SISTEMA DE COMBATE A INCÊNDIO DEVERÁ SER INDEPENDENTE DA REDE ELÉTRICA GERAL CONFORME EXIGÊNCIA DO CBM/COSCH PASSANDO APENAS PELO QUADRO DE MEDIÇÃO

VERIFICAR A LOCAÇÃO DO PREDIO PARA DEFINIÇÃO DA ENTRADA/ALIMENTAÇÃO/MEDIÇÃO CONFORME O PROJETO DE RDU APROVADO PELA CEMAR

VERIFICAR A LOCAÇÃO DO RESERVATÓRIO INFERIOR PARA DEFINIÇÃO DA ALIMENTAÇÃO DA BOMBA DE RECALQUE

VERIFICAR A LOCAÇÃO DO PREDIO PARA DEFINIÇÃO DA ENTRADA/ALIMENTAÇÃO/MEDIÇÃO CONFORME O PROJETO DE RDU APROVADO PELA CEMAR

VERIFICAR A LOCAÇÃO DO RESERVATÓRIO INFERIOR PARA DEFINIÇÃO DA ALIMENTAÇÃO DA BOMBA DE RECALQUE

LOCAÇÃO QUADROS DE DISTRIBUIÇÃO E DE MEDIÇÃO GERAL – TÉRREO TIPO 3
ESCALA : 1/50

LEGENDA:	
	- ARANDELA
	- CAIXA COM ATERRAMENTO 1 HASTE C/ TAMPA DE F.F
	- CAIXA DE PASSAGEM
	- CAIXA DE PASSAGEM NO PISO
	- QUADRO GERAL DE LUZ E FORÇA
	- ELETRODUTO NO PISO
	- TUBO QUE SOBE (UNIFILAR)
	- NEUTRO, FASE, RETORNO, TERRA

- OBSERVAÇÕES:
- Eletrodutos não cotados 20mm (1/2").
 - Condutores não cotados 2.5mm².
 - Os condutores serão das seguintes cores:
 - Fase: Vermelho
 - Neutro: Azul
 - Terra: Verde
 - Retorno: Branca
 - Verificar circuitos no quadro de cargas e diagrama unifilar.
 - Todas as luminárias e tomadas serão aterradas.

Normas atendidas:
-NBR 5410/2004 - Instalações elétricas de baixa tensão.
-NORMA TÉCNICA CEMAR NT.31.004/13.09.2014-03 - Fornecimento de energia elétrica a edificações de múltiplas unidades consumidoras.

02	23	09	2025	REVISÃO CONFORME RELATÓRIO "AS BUILT"	ALDINEY	PAVÃO
01	23	03	2021	REVISÃO DE ARQUITETURA	RUAN	PAVÃO
00	23	09	2020	EMISSÃO INICIAL	WENER	PAVÃO
REV. Nº	DATA	MES	ANO	DESCRIÇÃO DAS REVISÕES:	AUTOR	VERIFIC.
CLIENTE: GRUPO DIMENSÃO						
OBRA: CODOMÍNIO TORRES DO SOL RESIDENCE						
TÍTULO: PROJETO ELÉTRICO PAVIMENTO TÉRREO – PRÉDIO TIPO 3 LOCAÇÃO DE QUADROS DE DISTRIBUIÇÃO E QUADRO GERAL DE MEDIÇÃO ILUMINAÇÃO EXTERNA						
DESENHO:	1:50	DATA:	23/09/2020	RESPONSÁVEL TÉCNICO:	José R. Pavão Lopes Eng. Cál-Eltr/MA Reg. No.: 411035835-4	
PLANTAS:	1:50	VERIFIC.	JR. PAVÃO			

ASSOCIAÇÃO
BRASILEIRA DE
ENGENHARIA DE
ESTRUTURAS
ABCE

GAUSS
PROJETOS

São Lourenço - Pernambuco
Fone/Fax: (08)332-7884
gaussprojetos@outlook.com.br

DES. Nº

EL-11

REV. Nº

02

NOV. 09.2020-EL-11-R02