


LEGENDA:

	- ARANDELA
	- CAIXA COM ATERRAMENTO 1 HASTE C/ TAMPA DE F.F.
	- CAIXA DE PASSAGEM
	- CAIXA DE PASSAGEM NO PISO
	- QUADRO GERAL DE LUZ E FORÇA
	- ELETRODUTO NO PISO
	- TUBO QUE SOBE (UNIFILAR)
	- NEUTRO, FASE, RETORNO, TERRA

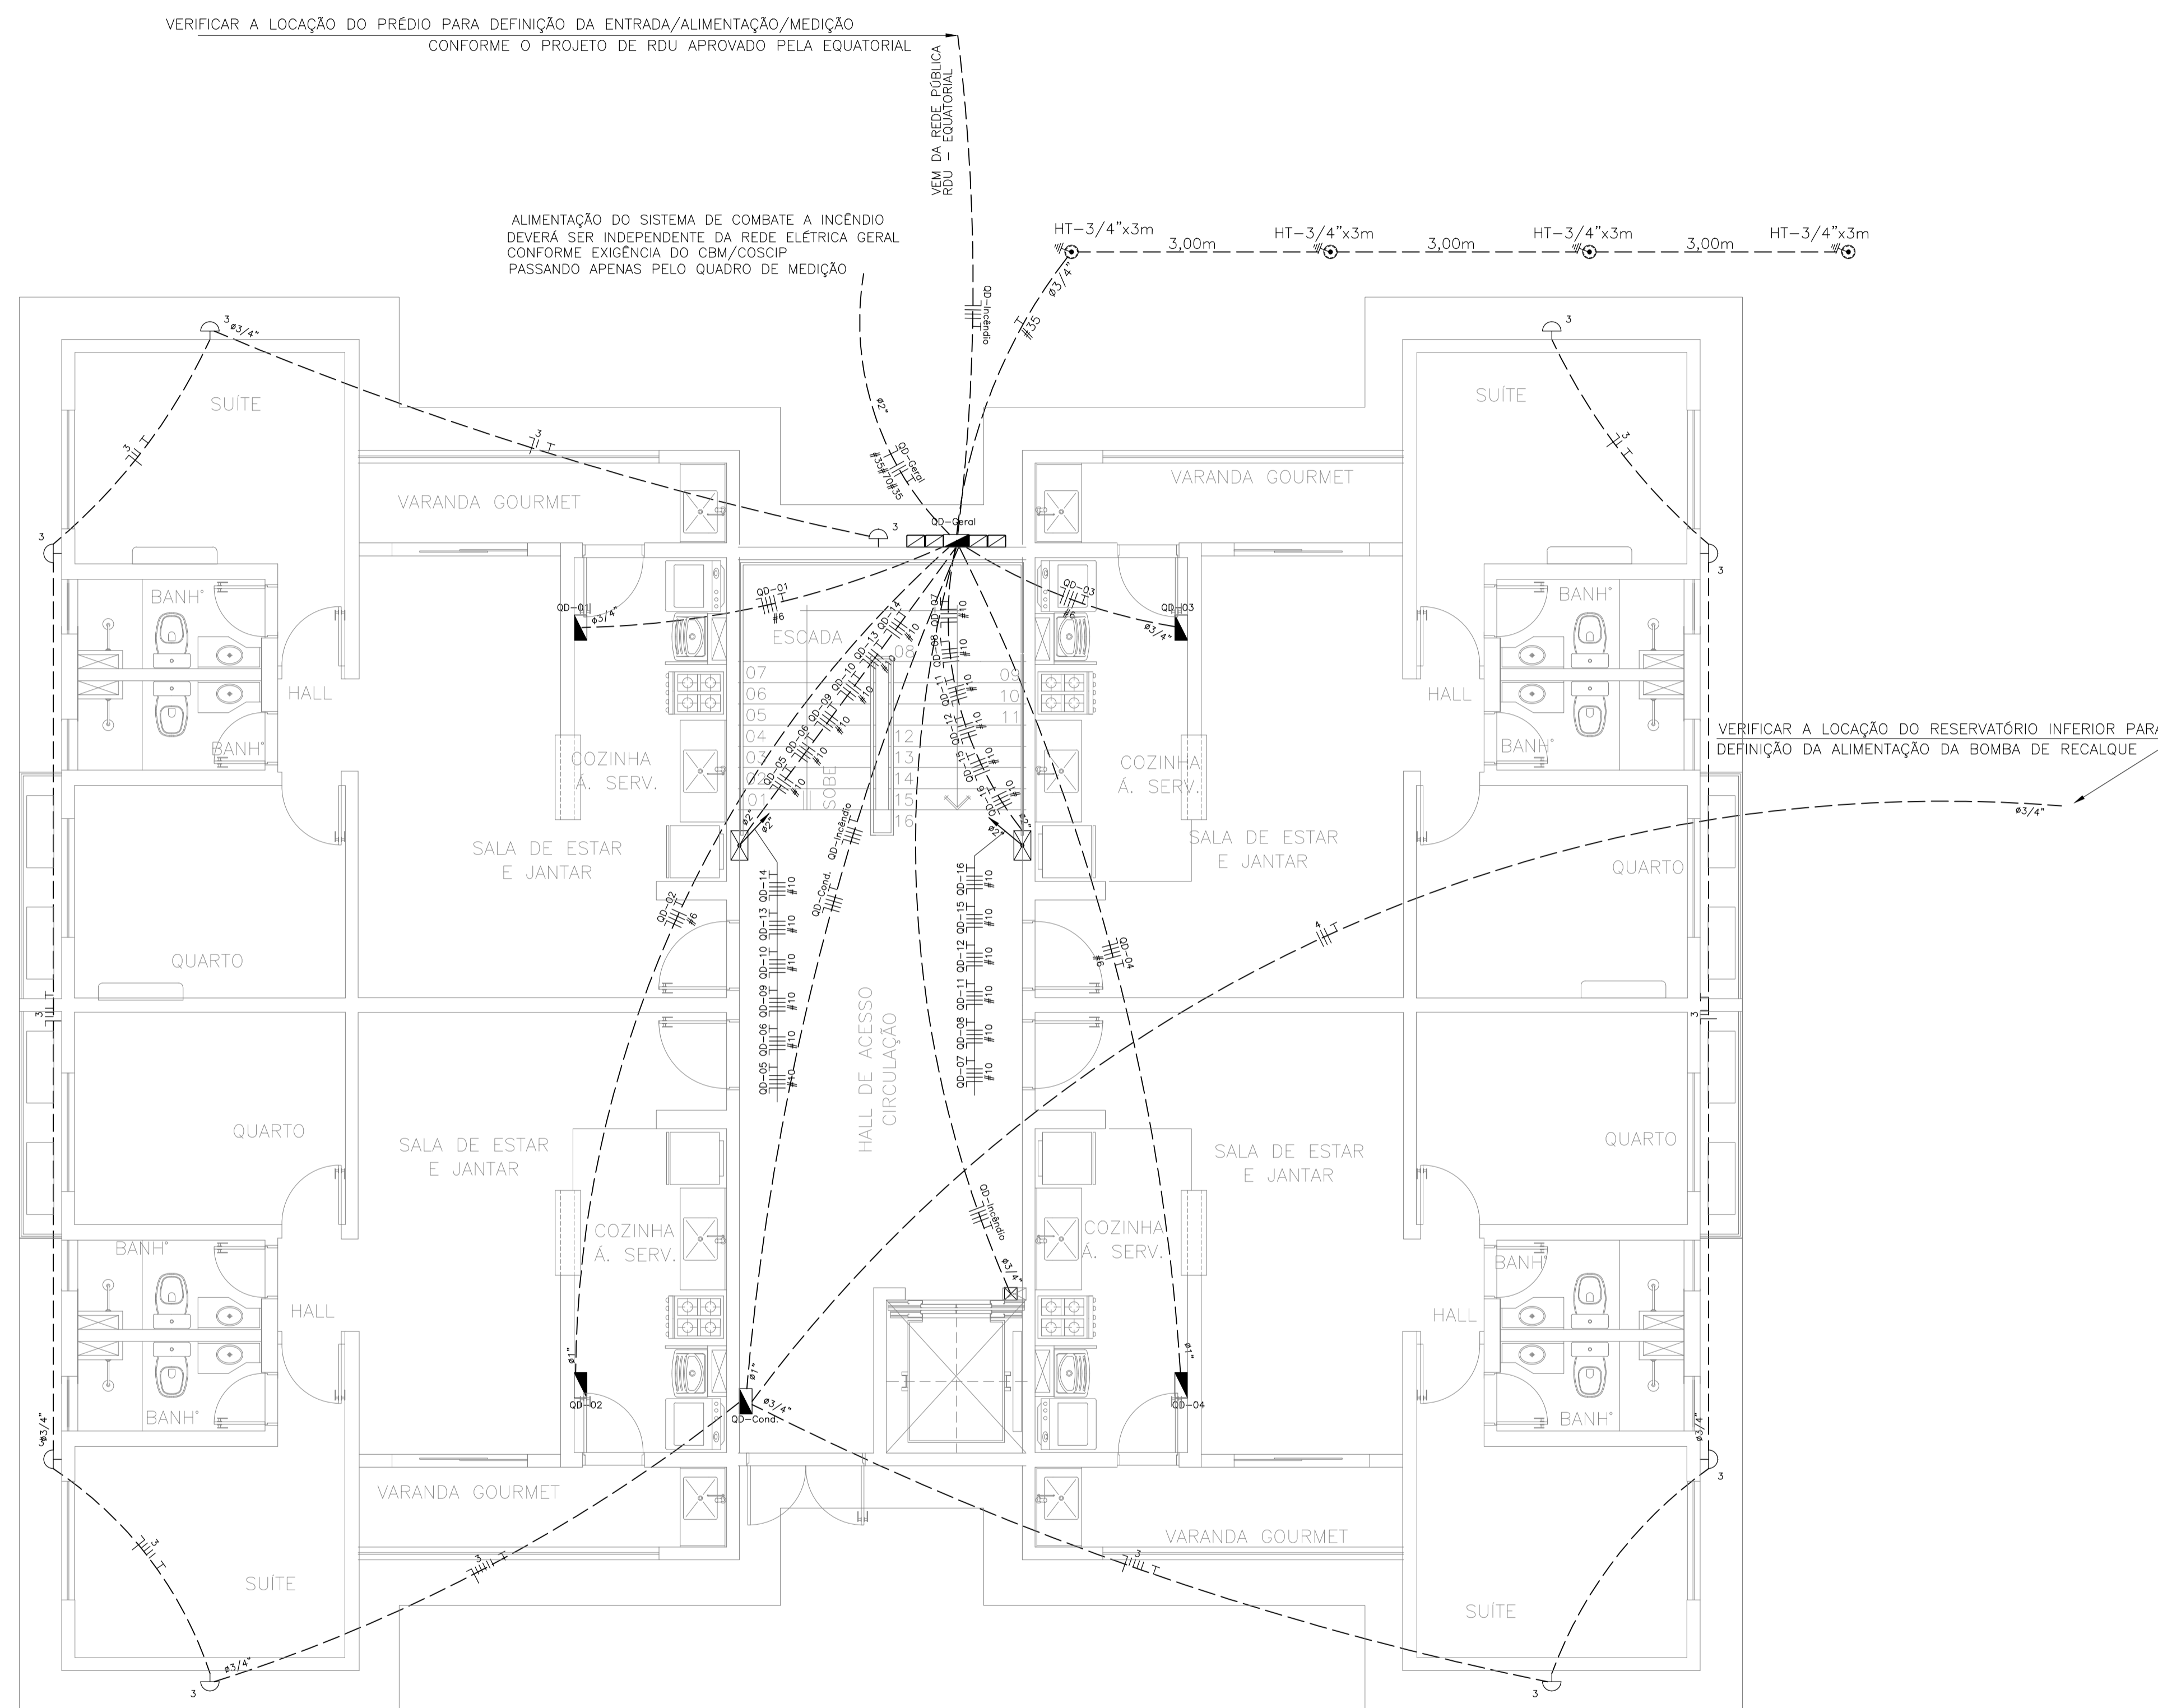

LOCAÇÃO QUADROS DE DISTRIBUIÇÃO E DE MEDIÇÃO GERAL - TÉRREO TIPO B
ESCALA : 1/50

OBSERVAÇÕES:

- Eletrodutos não cotados 20mm (1/2").
- Condutores não cotados 2.5mm².
- Os condutores serão das seguintes cores:
 - Fase: Vermelho
 - Neutro: Azul
 - Terra: Verde
 - Retorno: Branco
- Verificar circuitos no quadro de cargas e diagrama unifilar.
- Todas as luminárias e tomadas serão aterradas.

Normas atendidas:
-NBR 5410/2004 - Instalações elétricas de baixa tensão.
-NT.004.EQTL.Normas e Padrões / 16/09/2019 -03 - Fornecimento de energia elétrica a edificações de múltiplas unidades consumidoras.

02	19	01	2026	REVISÃO CONFORME RELATORIO "AS BUILT"	ALDINEY	PAVÃO
01	30	08	2021	REVISÃO DE COMPATIBILIZAÇÃO	RUAN	PAVÃO
00	30	03	2021	EMISSÃO INICIAL	RUAN	PAVÃO
REV. N°	DIA	MES	ANO	DESCRIÇÃO DAS REVISÕES:	AUTOR	VERIFIC.
CLIENTE: GRUPO DIMENSÃO						
OBRA: MERIBEL RESIDENCE						
TÍTULO: PROJETO ELÉTRICO PAVIMENTO TÉRREO - BLOCO TIPO B LOCAÇÃO DE QUADROS DE DISTRIBUIÇÃO E QUADRO GERAL DE MEDIÇÃO ILUMINAÇÃO EXTERNA						
DESENHO:	1:50	DATA:	30/03/2021	RESPONSÁVEL TÉCNICO:	José R. PAVÃO LOBES	
PLANTAS:	1:50	VERIF.:	JR PAVÃO	Eng. civl-Crea/MA Reg. Nac.-11103988-4		



EL-06

REV. N° 02

N.º DES. 07/2021-EL-06-R02